



[illegible]

[illegible]

-12-

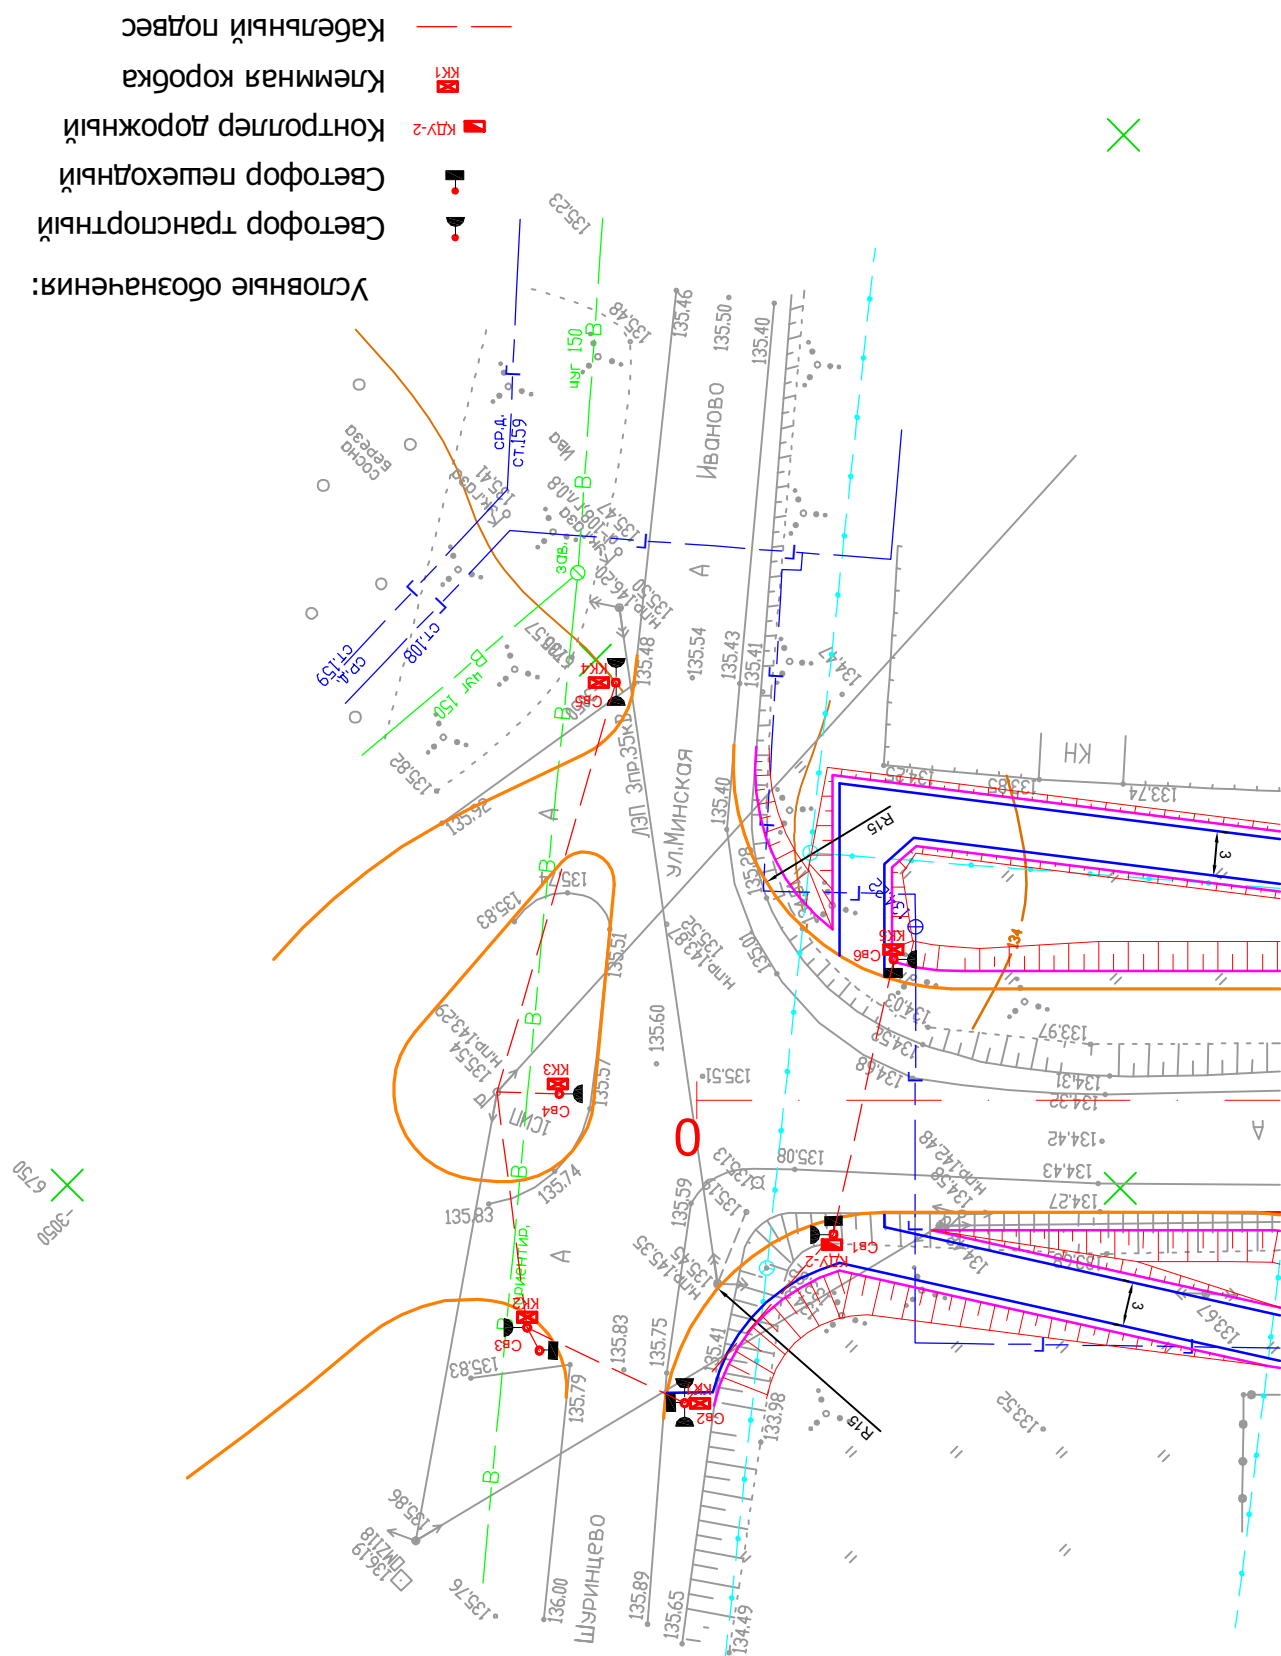


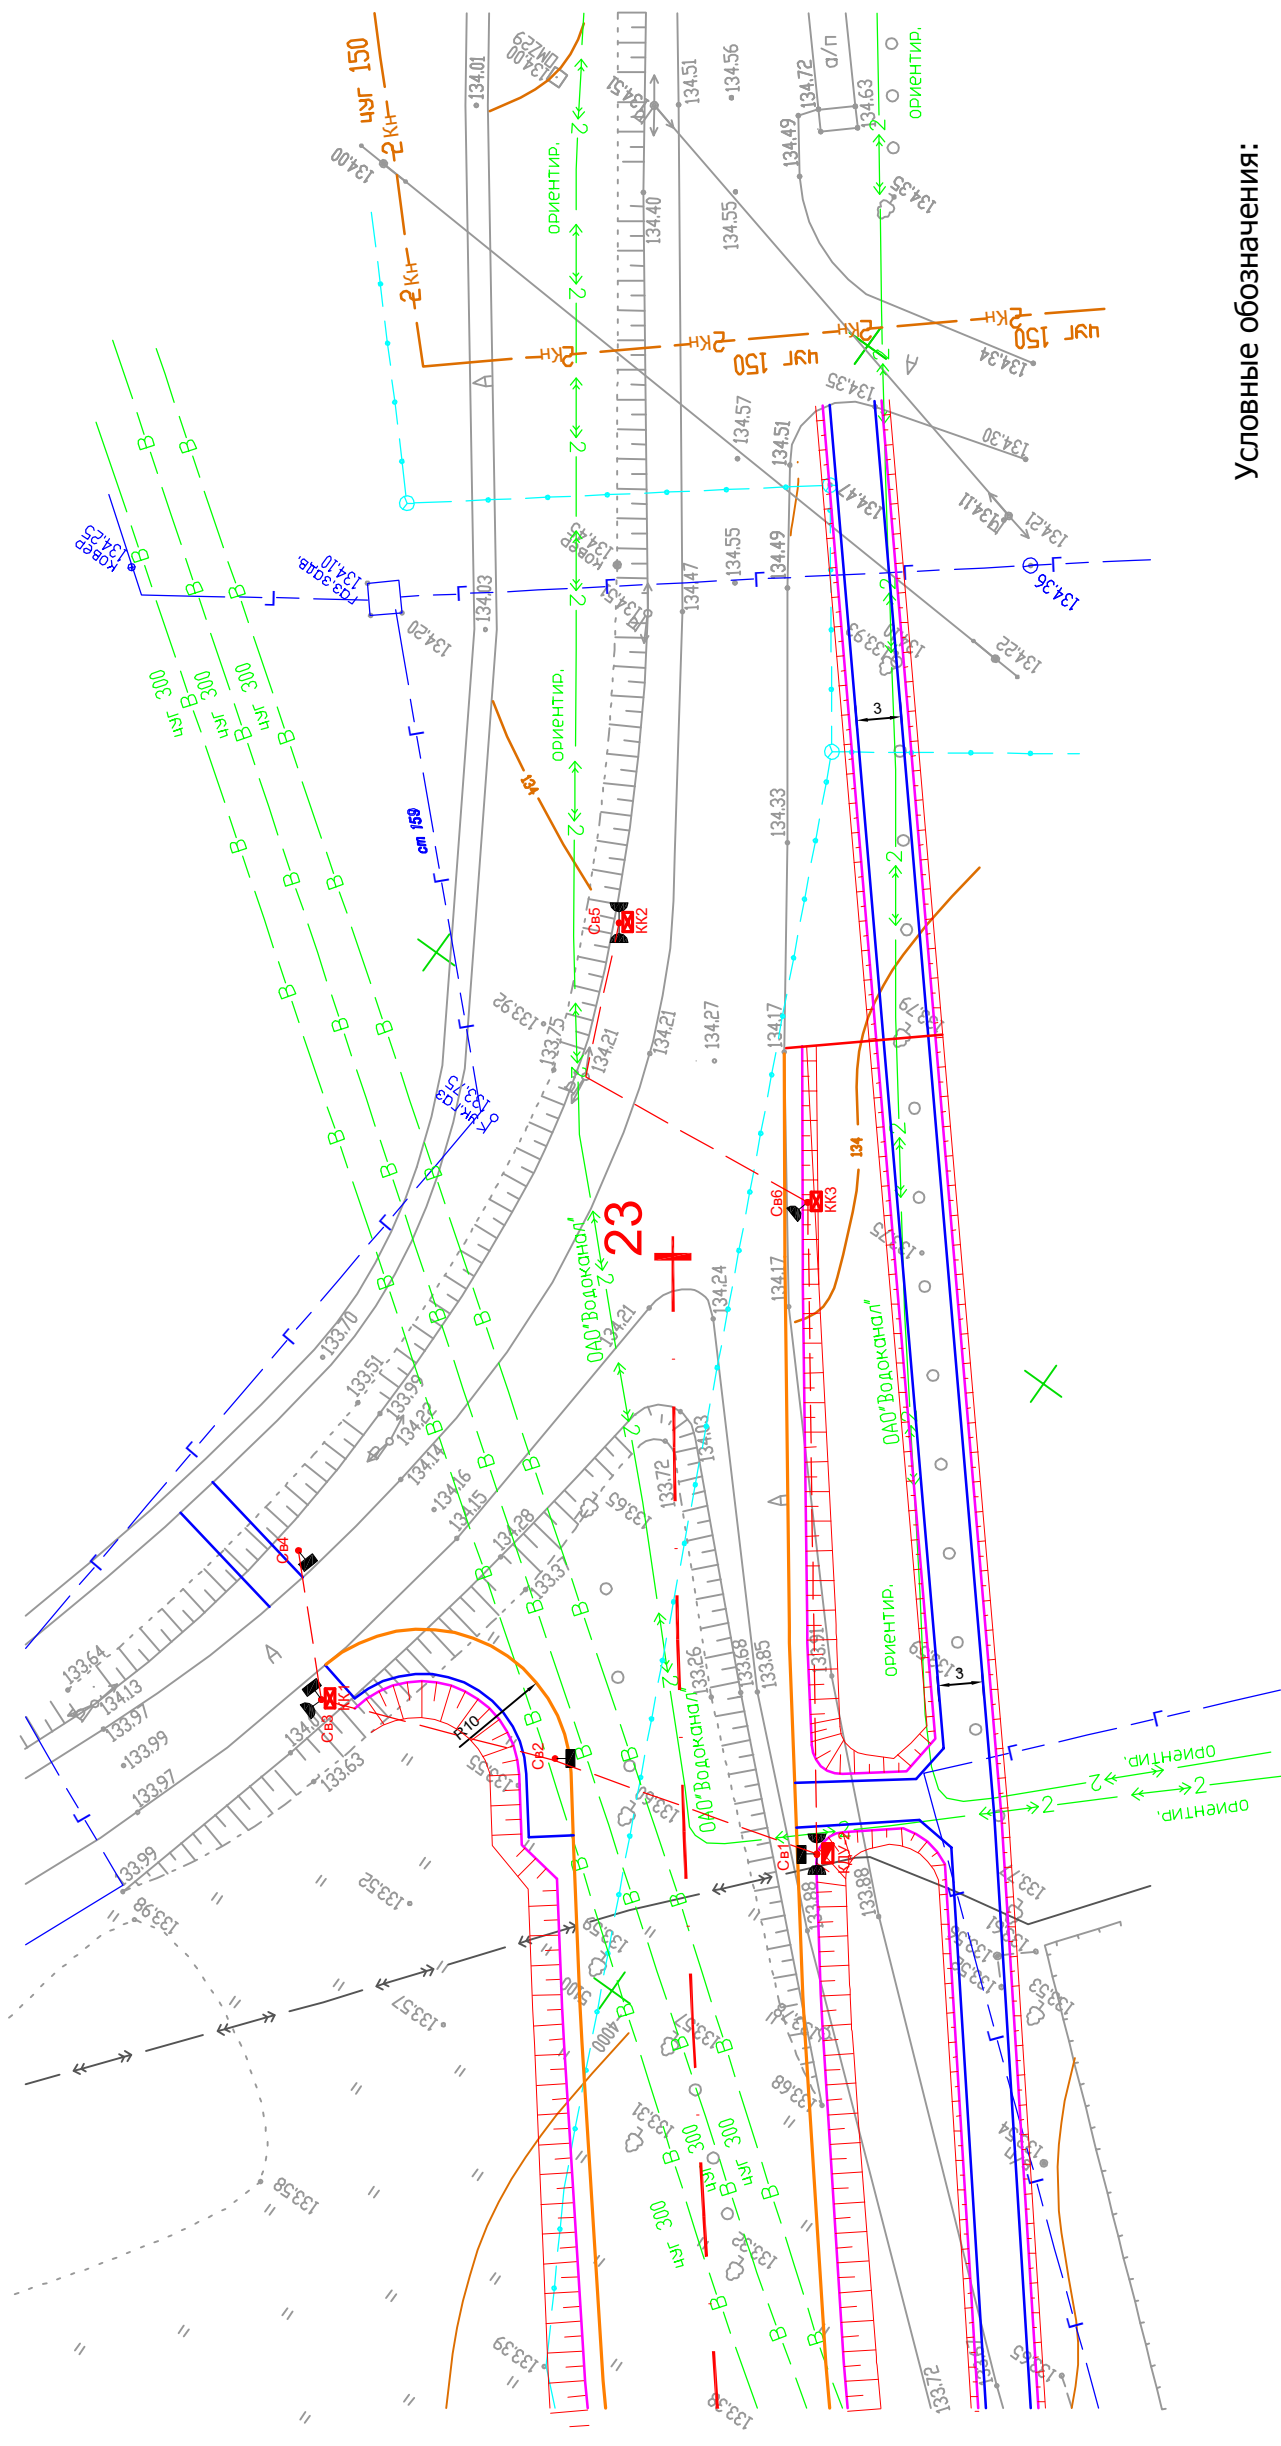


Условные обозначения:

- Светофор транспортный
- Светофор пешеходный
- Контроллер дорожный
- Клеммная коробка
- Кабельный подвес

4 - ПС - ТКР - ОБД				
Строительство автодороги Авдотьино - Миньево, соединяющей ул.Минскую и ул.Революционную в г.Иваново				
Светофорный объект на пересечении с ул.Революционная		Стадия	Лист	Листов
		ПД	1	1
Схема расположения светофорного оборудования		ООО "НПО Дорога"		
		ГИП	Афонин	11.14
Н. контроль		Ардамаков		11.14

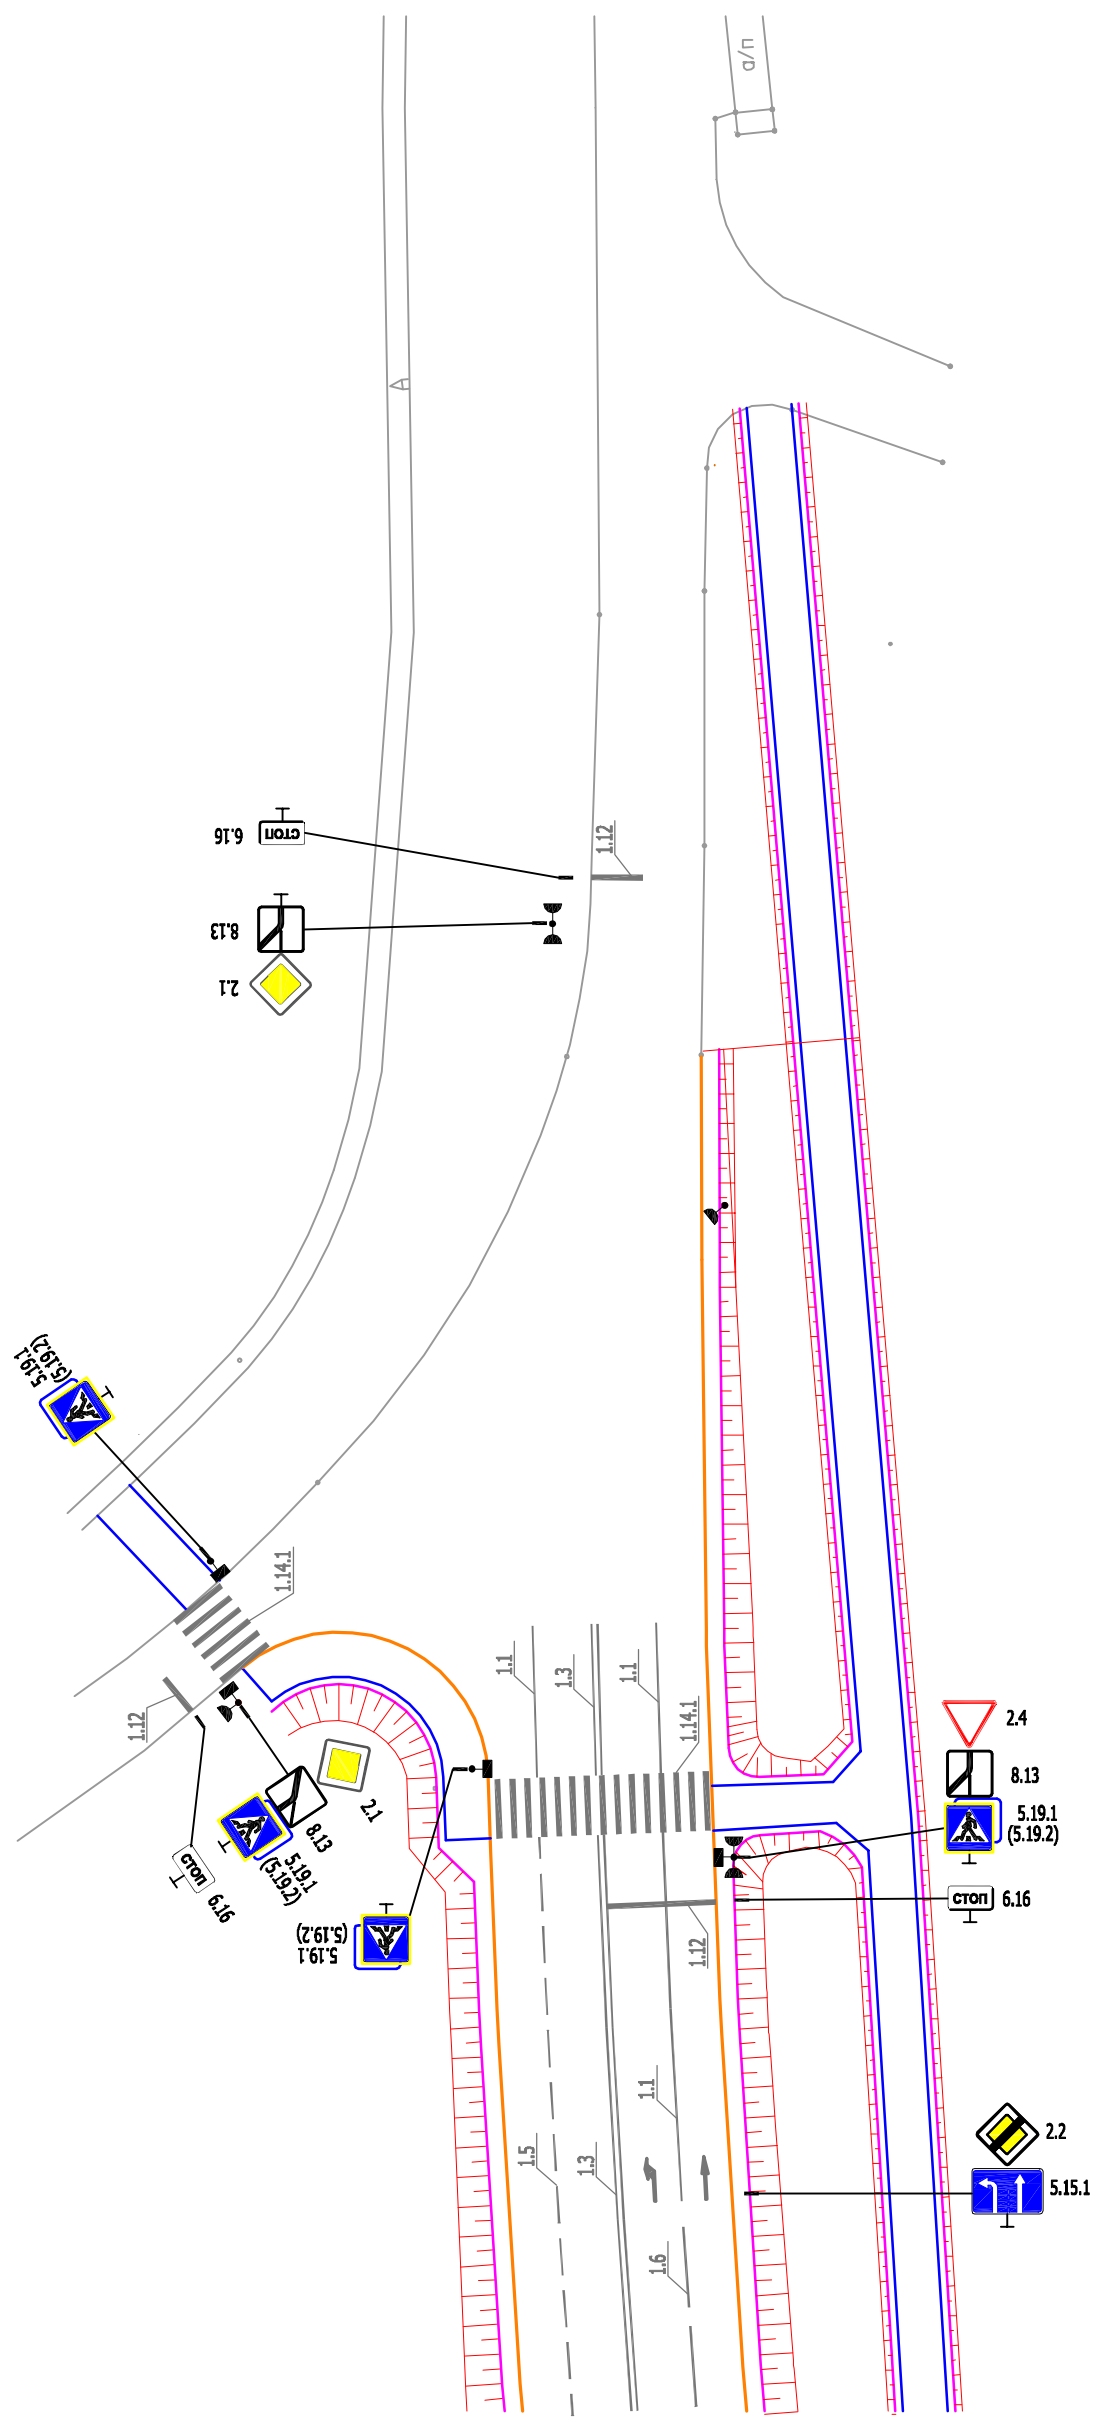

Условные обозначения:

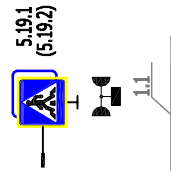

-15-

[illegible]